

Objekt: Wojsko Polskiego dz. 153/58,  
153/53, 153/54, 153/57

MAPA DO CELÓW PROJEKTOWYCH  
SKALA 1:500

Woj. pomorskie  
Masto: Malbork  
Obręb: 6


1. Brzmie pozwolenie - układ 2000, osnowa pionowa - Kroszostki  
Nie dopuszczono zmian prawego granic

Biuo Geodezji i Szacowania Nieruchomości  
Marta Brunińska  
82-200 Malbork, Stawna 5  
KREG: 1223-928/2011

Mapa dostosowana do celów projektowych na podstawie materiałów  
udostępnionych przez PDDK w Malborku

1. Mapa powstała z rektoryzacji mapy zasadniczej w skali 1:500  
2. Zakres opracowania oznaczono kolorem zielonym  
3. Nie wykliczono się skłębni w terenie innych nie wykazanych na niniejszej  
mapie urządzeń podziemnych nie zgłoszonych do inwentaryzacji

Mapa aktualna na dzień 12.10.2011r.  
Sporządziła: Marta Brunińska  
Malbork dn. 20.10.2011r.

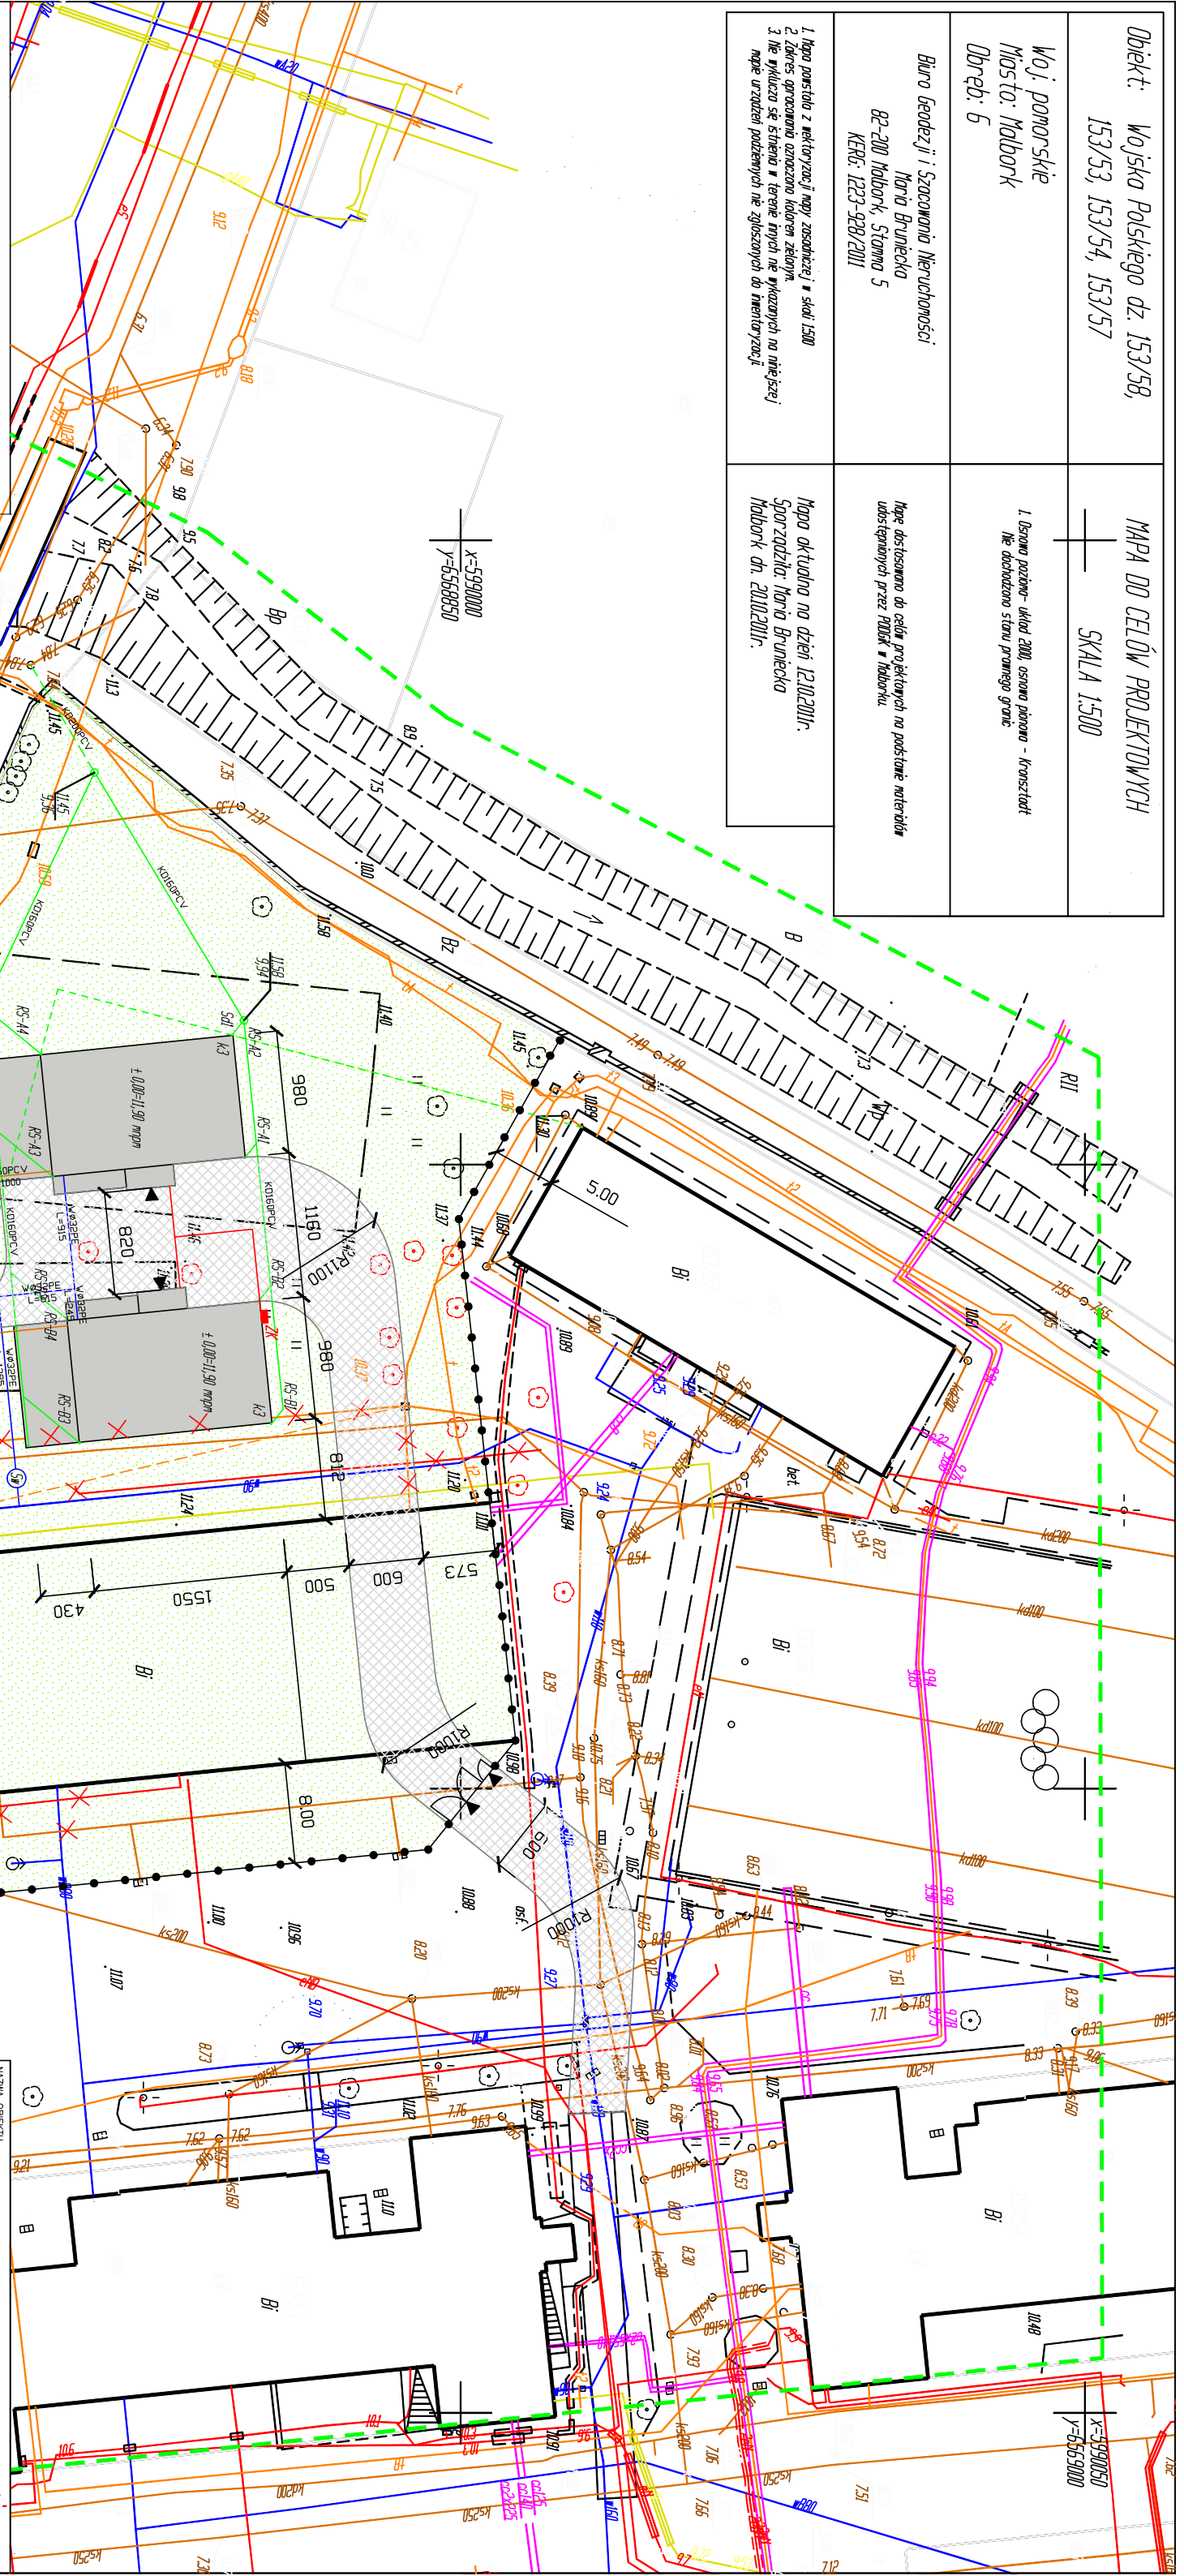

LEGENDA:

- Projektowane budynki
- Komunikacja
- Zielen
- Instalacja woda z przyłączeniem
- Instalacja sanitarna z przyłączeniem
- Przyłącze kanalizacji deszczowej
- Kanalizacja deszczowa
- Zasilanie elektroenergetyczne 2 KWy20 Sk15
- Linia telefoniczna do przelotzenia
- Instalacje doziemne do likwidacji (odcięcie)
- Studnia wodno-mierzowa
- Drzewa zlikwidowane
- Smetnik
- Rury spuszone z połaci dachowych
- Wejście główne
- Ogrózenie
- Złącze kablowe

UWAGI!!!

Roboty ziemne w pobliżu linii telefonicznych prowadzić ręcznie!  
Budynki pokaszerowy na dz. nr 153/56 został rozszerzony  
na podstawie pozwolenia na rozbiórkę nr 412/2011.

NAZWA OBIEKTU  
DZIECKA – BUDYNEK "A" I "B"

ADRES OBIEKTU Malbork, dz. nr 153/58, 153/56, obr. 6	PODPIS	BRANŻA ARCHITEKTURA KONSTRUKCJA
PROJEKTANT inż. Holina Wnuk upr. nr 90/78/79	PODPIS	BRANŻA INSTALACJE SANITARNE
PROJEKTANT inż. Maria Węgrówicz upr. nr 1680/EL/91	PODPIS	BRANŻA INSTALACJE ELEKTRYCZNE
PROJEKTANT mgr inż. Andrzej Kominski upr. nr WAN/0169/PDDE/04	PODPIS	BRANŻA ARCHITEKTURA
SPRWDZAJC tech. Waldemar Biernocki upr. nr 171/Gd/75	PODPIS	BRANŻA KONSTRUKCJA
SPRWDZAJC inż. Jarosław Pestka upr. nr POW/0132/PDOK/09	PODPIS	BRANŻA INSTALACJE SANITARNE
SPRWDZAJC inż. Jerzy Węgrówicz upr. nr 1663/EL/91	PODPIS	BRANŻA INSTALACJE ELEKTRYCZNE
OPRACOWK mgr inż. Paweł Kalinowski	PODPIS	DATA 03.2012
NAZWA RYSUNKU PROJEKT ZAGOSPODAROWANIA TERENU	SKALA 1:500	NR RYSUNKU PZT